


## スズデン式スズラン灯・分岐ケーブル仕様図

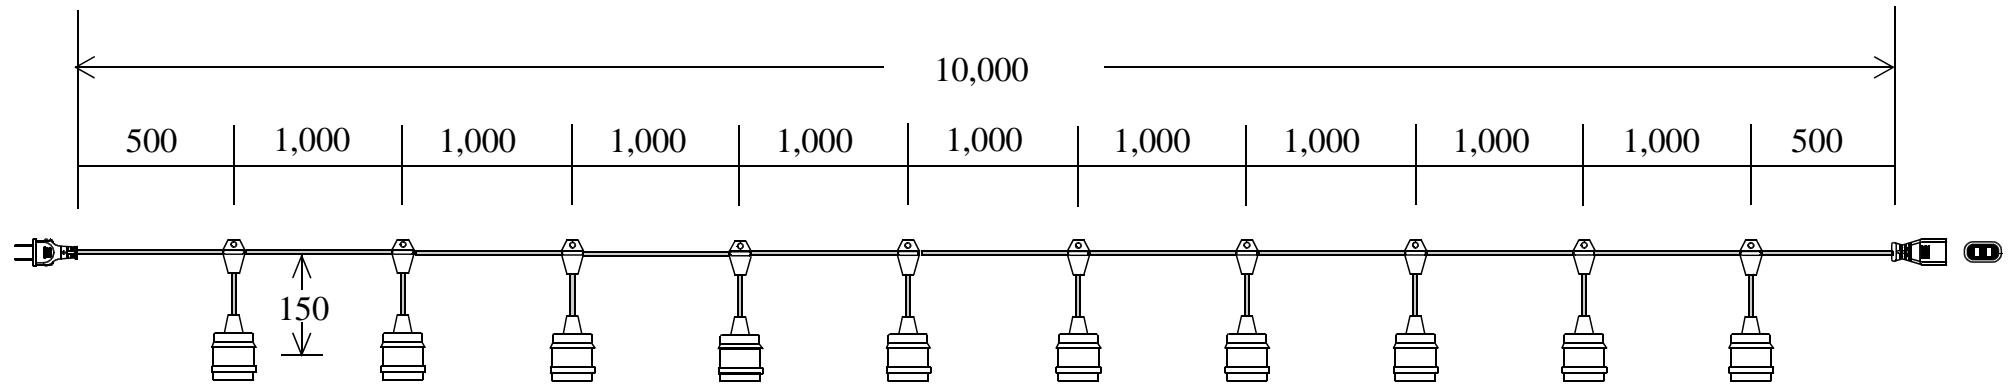

スズラン灯		10分岐		図番	SH-30010100	品名	MT1-10-10
名称		形状		名称		形状	
幹線		VCTFK(300V)2.0-2C		プラグ		一体成形プラグ 平型2P15A	
支線		VCTFK(300V)1.25-2C		ボデー		一体成形ボデー 平型2P15A	
分岐部		MT1型 PBT一体成型モールド					
ソケット		一体成型防水ソケット(口金E26)					
検印	検印	承認	製図	日付	平成12年 4月 18日	代理店名	
T,Suzuki	Nakazawa	N,Suzuki	Kuniyoshi	縮尺	Noscael	製造販売	株式会社 スズデン販売