


スズデン式スズラン灯・分岐ケーブル仕様図

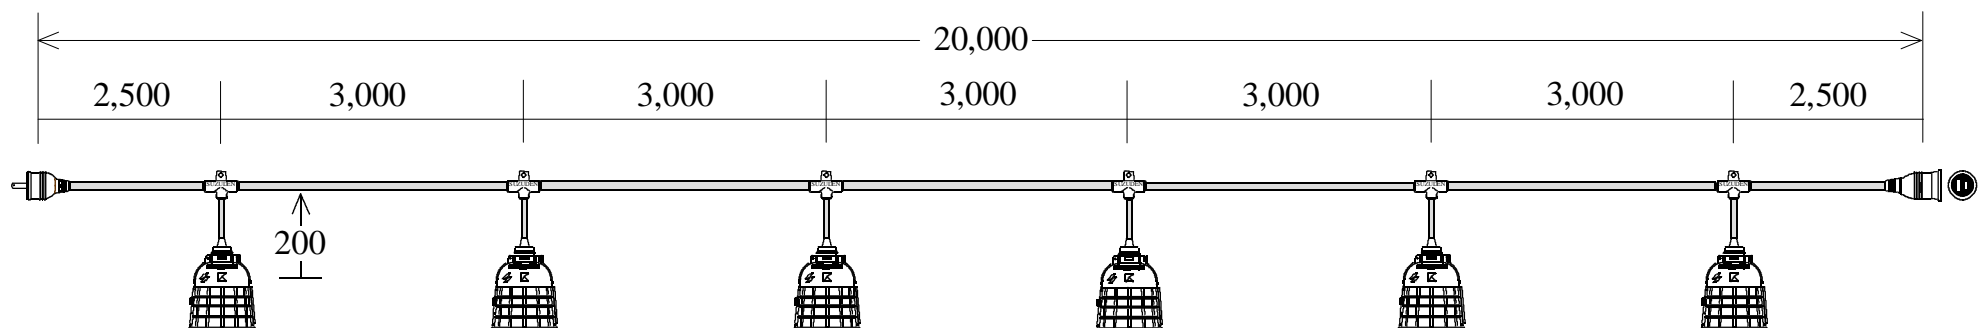

スズラン灯		6分岐		図番	SH-30010001	品名	T1-20-6
名称		形状				名称	形状
	幹線	VCT(600V)2.0-2C				保護ガード	100W耐熱割型(KG-100)
	支線	VCT(600V)1.25-2C				防水プラグ	一体成型防水プラグ 2P15A
	分岐部	T型 PBT一体成型モールド				防水ボデー	一体成型防水ボデー 2P15A
	防水ソケット	一体成型防水ソケット(口金E26)					
検印	検印	承認	製図	日付	平成16年 1月 13日	代理店名	
T,Suzuki	Nakazawa	N,Suzuki	Kuniyoshi	縮尺	NOSCALE	製造販売	株式会社 スズデン販売