


スズデン式スズラン灯・分岐ケーブル仕様図

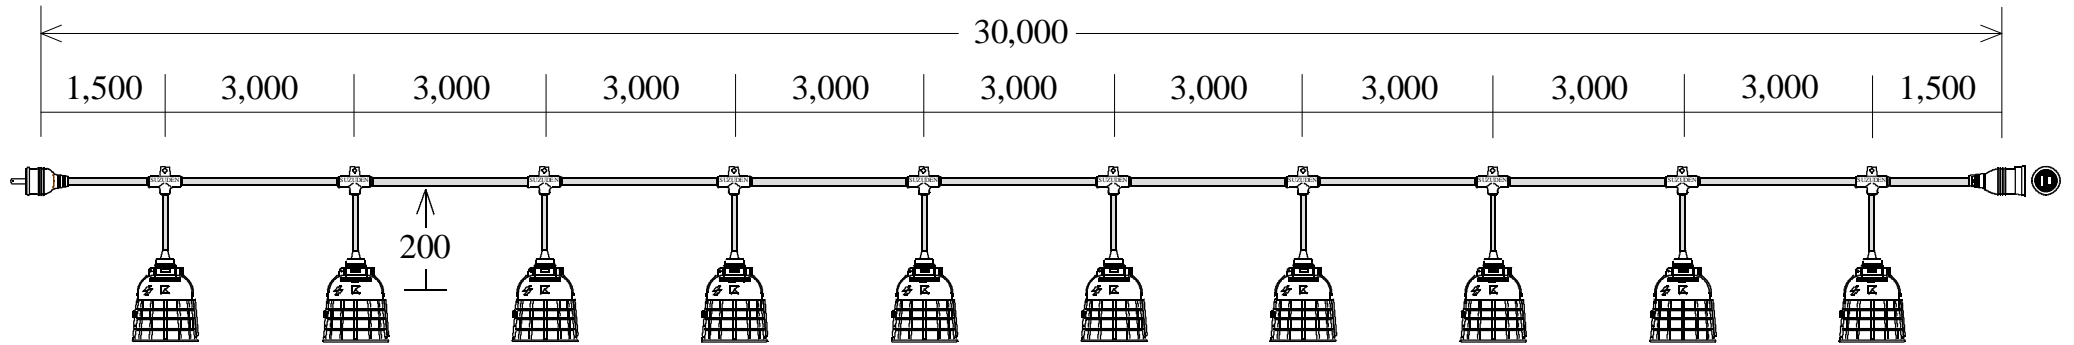

スズラン灯		10分岐		図番	SH-30010011		品名	T1-30-10	
名称		形状		名称		形状			
	幹線	VCT(600V)2.0-2C			保護ガード	100W耐熱割型(KG-100)			
	支線	VCT(600V)1.25-2C			防水プラグ	一体成型防水プラグ 2P15A			
	分岐部	T型 PBT一体成型モールド			防水ボデー	一体成型防水ボデー 2P15A			
	防水ソケット	一体成型防水ソケット(口金E26)							
検印	検印	承認	製図	日付	平成16年 1月 13日		代理店名		
T,Suzuki	Nakazawa	N,Suzuki	Kuniyoshi	縮尺	NOSCALE		製造販売	株式会社 スズデン販売	