


スズデン式スズラン灯・分岐ケーブル仕様図

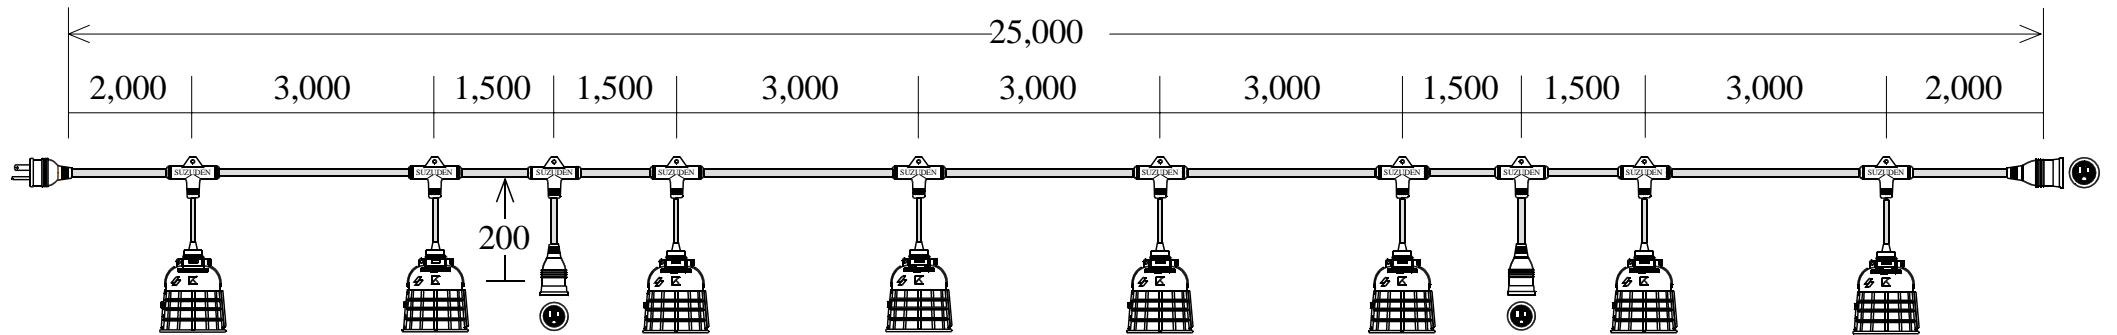

スズラン灯 8分岐
電源ボデー 2分岐

	図番	SH-30010071	品名	T3-8-2
名称	形状		名称	形状
幹線	VCT(600V)3.5-3C		防水ソケット	一体成形防水ソケット(口金E26)
支線	VCT(600V)1.25-2C		保護ガード	100W耐熱割型(KG-100)
支線	VCT(600V)2.0-3C		防水ボデー	一体成型防水ボデー 接地2P15A
分岐部	T型 PBT一体成型モールド		防水プラグ	一体成型防水プラグ 接地2P15A
検印	検印	承認	製図	日付
T,Suzuki	Nakazawa	N,Suzuki	Kuniyoshi	平成16年 1月 13日
		縮尺	NOSCALE	代理店名
				製造販売
				株式会社 スズデン販売